




 **Planta Baixa - Superior**
Esgoto e Água Pluvial - Esc. 1/50

VENTILAÇÃO PROVIDO DE TELA EM MALHA FINA (Ø0.5mm) EM SUA EXTREMIDADE

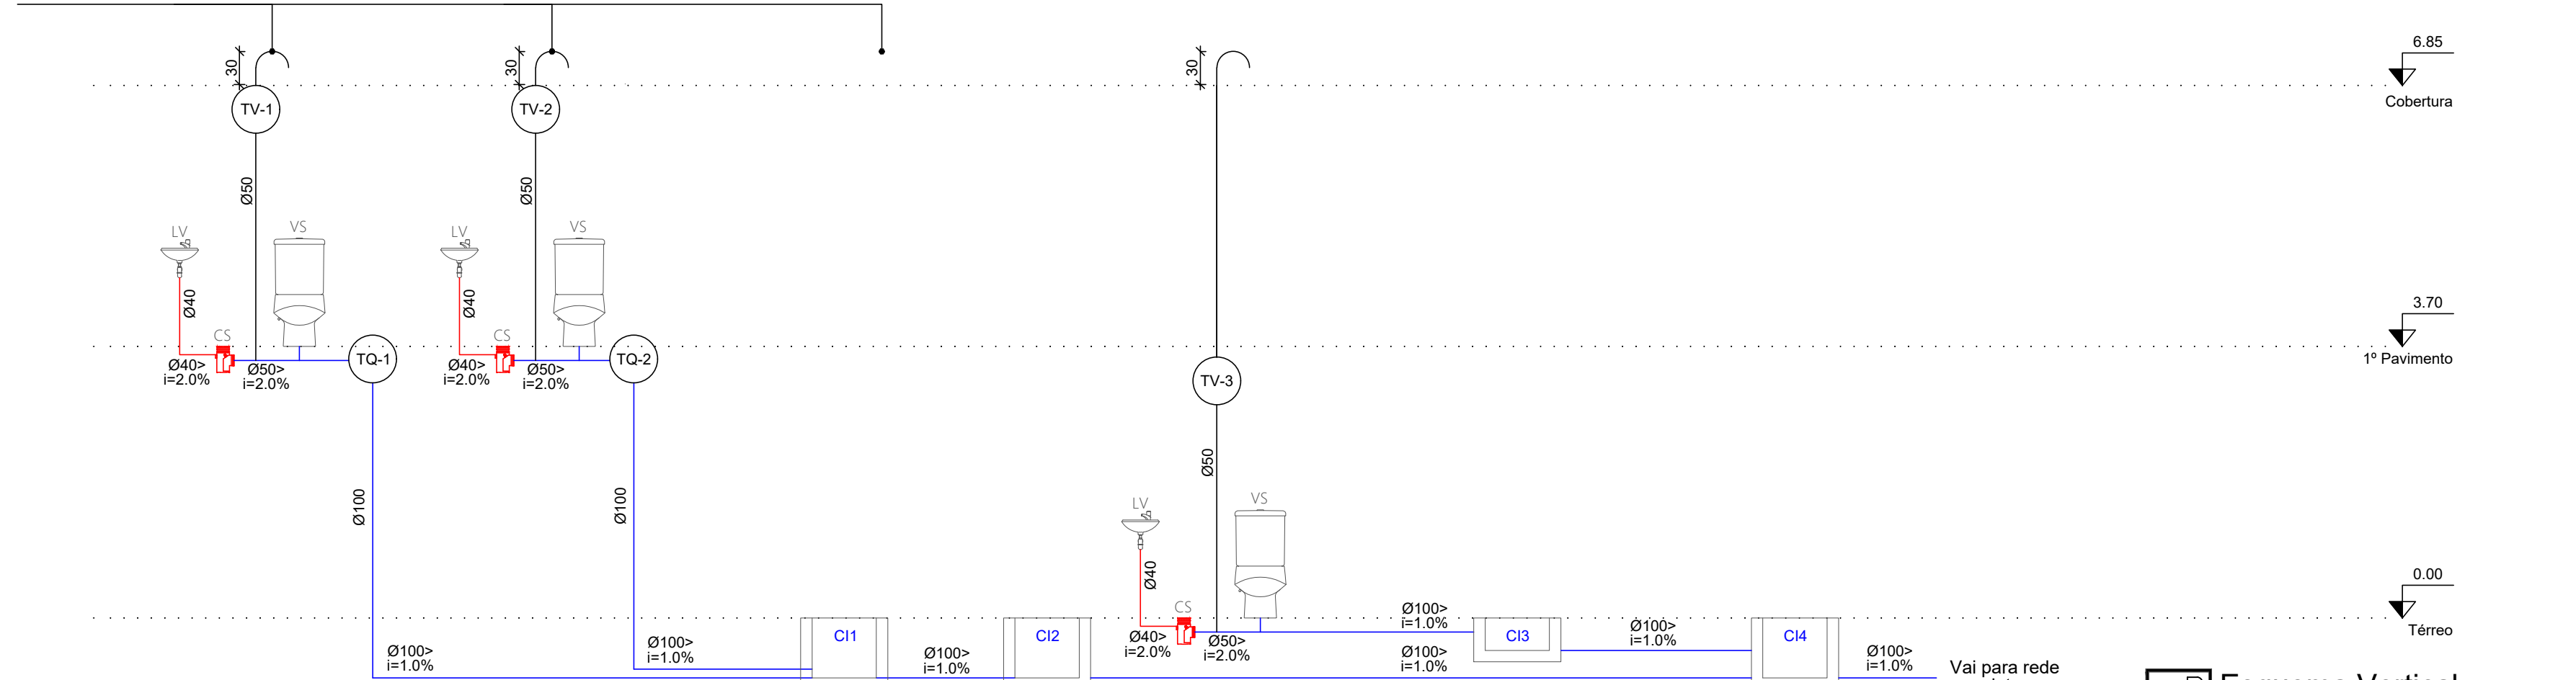

 **Esquema Vertical**
Esgoto - Sem Esc.

TUB. DE ESG. PRIMÁRIO	TUB. DE ÁGUA FRIA
TUB. DE ÁGUA PLUVIAL	TUB. DE ÁGUA QUENTE
TUB. DE ESG. SECUNDÁRIO	TUB. DE VENTILAÇÃO
TRECHO DE CÁLCULO DA PRESSÃO MAIS DESFAVORÁVEL ÁGUA FRIA	TRECHO DE CÁLCULO DA PRESSÃO MAIS DESFAVORÁVEL ÁGUA QUENTE

SIMBOLOGIA

AF	ÁGUA FRIA	LV	LAVATÓRIO
AP	ÁGUA PLUVIAL	LIMP	LIMPEZA
AQ	ÁGUA QUENTE	MLR	MÁQUINA DE LAVAR ROUPAS
BEB	BEBEDOURO	PIA	PIA
CA	CAIXA DE AREIA	RG	REGISTRO DE GAVETA
CG	CAIXA DE GORDURA	RP	REGISTRO DE PRESSÃO
CI	CAIXA DE INSPEÇÃO	SP	SUSPIRO
CS	CAIXA SIFONADA	TQ	TUBO DE QUEDA
CSE	CAIXA SIFONADA ESPECIAL	TV	TUBO DE VENTILAÇÃO
DH	DUCHA HIGIÊNICA	VS	VASO SANITÁRIO
EXT	EXTRAVASOR	RE	REGISTRO ESFERA

ALTURA DOS PONTOS

ITEM	DESCRIÇÃO	H(CM) ÁGUA	H(CM) ESGOTO
LV	LAVATÓRIO	60	50
VS	VASO CAIXA DE DESCARGA	20	-
MIC	MICTÓRIO	110	50
DH	DUCHA HIGIENICA	50	-
PIA	PIA	60	50
BEB	BEBEDOURO	115	50
TJ	TORNEIRA DE JARDIM	115	-
RG	REGISTRO DE AGVETA-ALTO	180	-
RG	REGISTRO DE GAVETA-BAIXO	50	-
RP	REGISTRO DE PRESSÃO	110	-

NOTAS

- NÃO DEVERÁ SER UTILIZADO NENHUM PRODUTO DO TIPO VEDA JUNTAS NAS CONECÇÕES APARENTE DA CAIXA (USAR FITA VEDANTE)
- PREPARAR INSTALAÇÕES HIDRÁULICAS EM NÍVEL HORIZONTAL
- NO RESERVATÓRIO DEVERÁ CONSTAR: EXTRAVASOR, LIMPEZA, REGISTRO DE BÓIA COM PREVISÃO PARA CONSUMO DE 24h
- TUBULAÇÃO DE ÁGUA FRIA EM PVC RÍGIDO SOLDÁVEL
- TODA SAÍDA DE VENTILAÇÃO DEVE ESTAR ABAIXO DO RUFO
- QUALQUER DÚVIDA EM RELAÇÃO AO PROJETO DEVE SER PRIMEIRAMENTE COMUNICADA AO AUTOR DO MESMO.
- QUALQUER ALTERAÇÃO DURANTE A EXECUÇÃO OU QUALQUER AVALIAÇÃO TÉCNICA SOBRE ESTE PROJETO, QUER VERBAL OU ESCRITA, ESTARÁ SUJEITA AS PENALIDADES PREVISTA EM LEI E NO CÓDIGO DE ÉTICA DO CREA/CONFEA.

 CÂMARA MUNICIPAL DE SOORETAMA	PROJETO HIDROSSANITÁRIO EDIFICAÇÃO COM FINS PÚBLICOS		REVISÃO 00
	ENDEREÇO AV. ÂNGELO SUZANO, Nº 420, CENTRO, SOORETAMA-ES		
	AUTOR THAMARA BRAUM PEREIRA CREA: ES 043601/D		
	PROPRIETÁRIO CÂMARA MUNICIPAL DE SOORETAMA		
	RESPONSÁVEL TÉCNICO		FRANCHA 04/05
ASSUNTO PLANTA BAIXA SUPERIOR - ESGOTO E ÁGUA PLUVIAL; ESQUEMA VERTICAL ESGOTO;	DATA JULHO/2023 ESCALA 1/50	DESENHO HERNIQUE BIANCARDI ÁREA PROJETADA ---	