


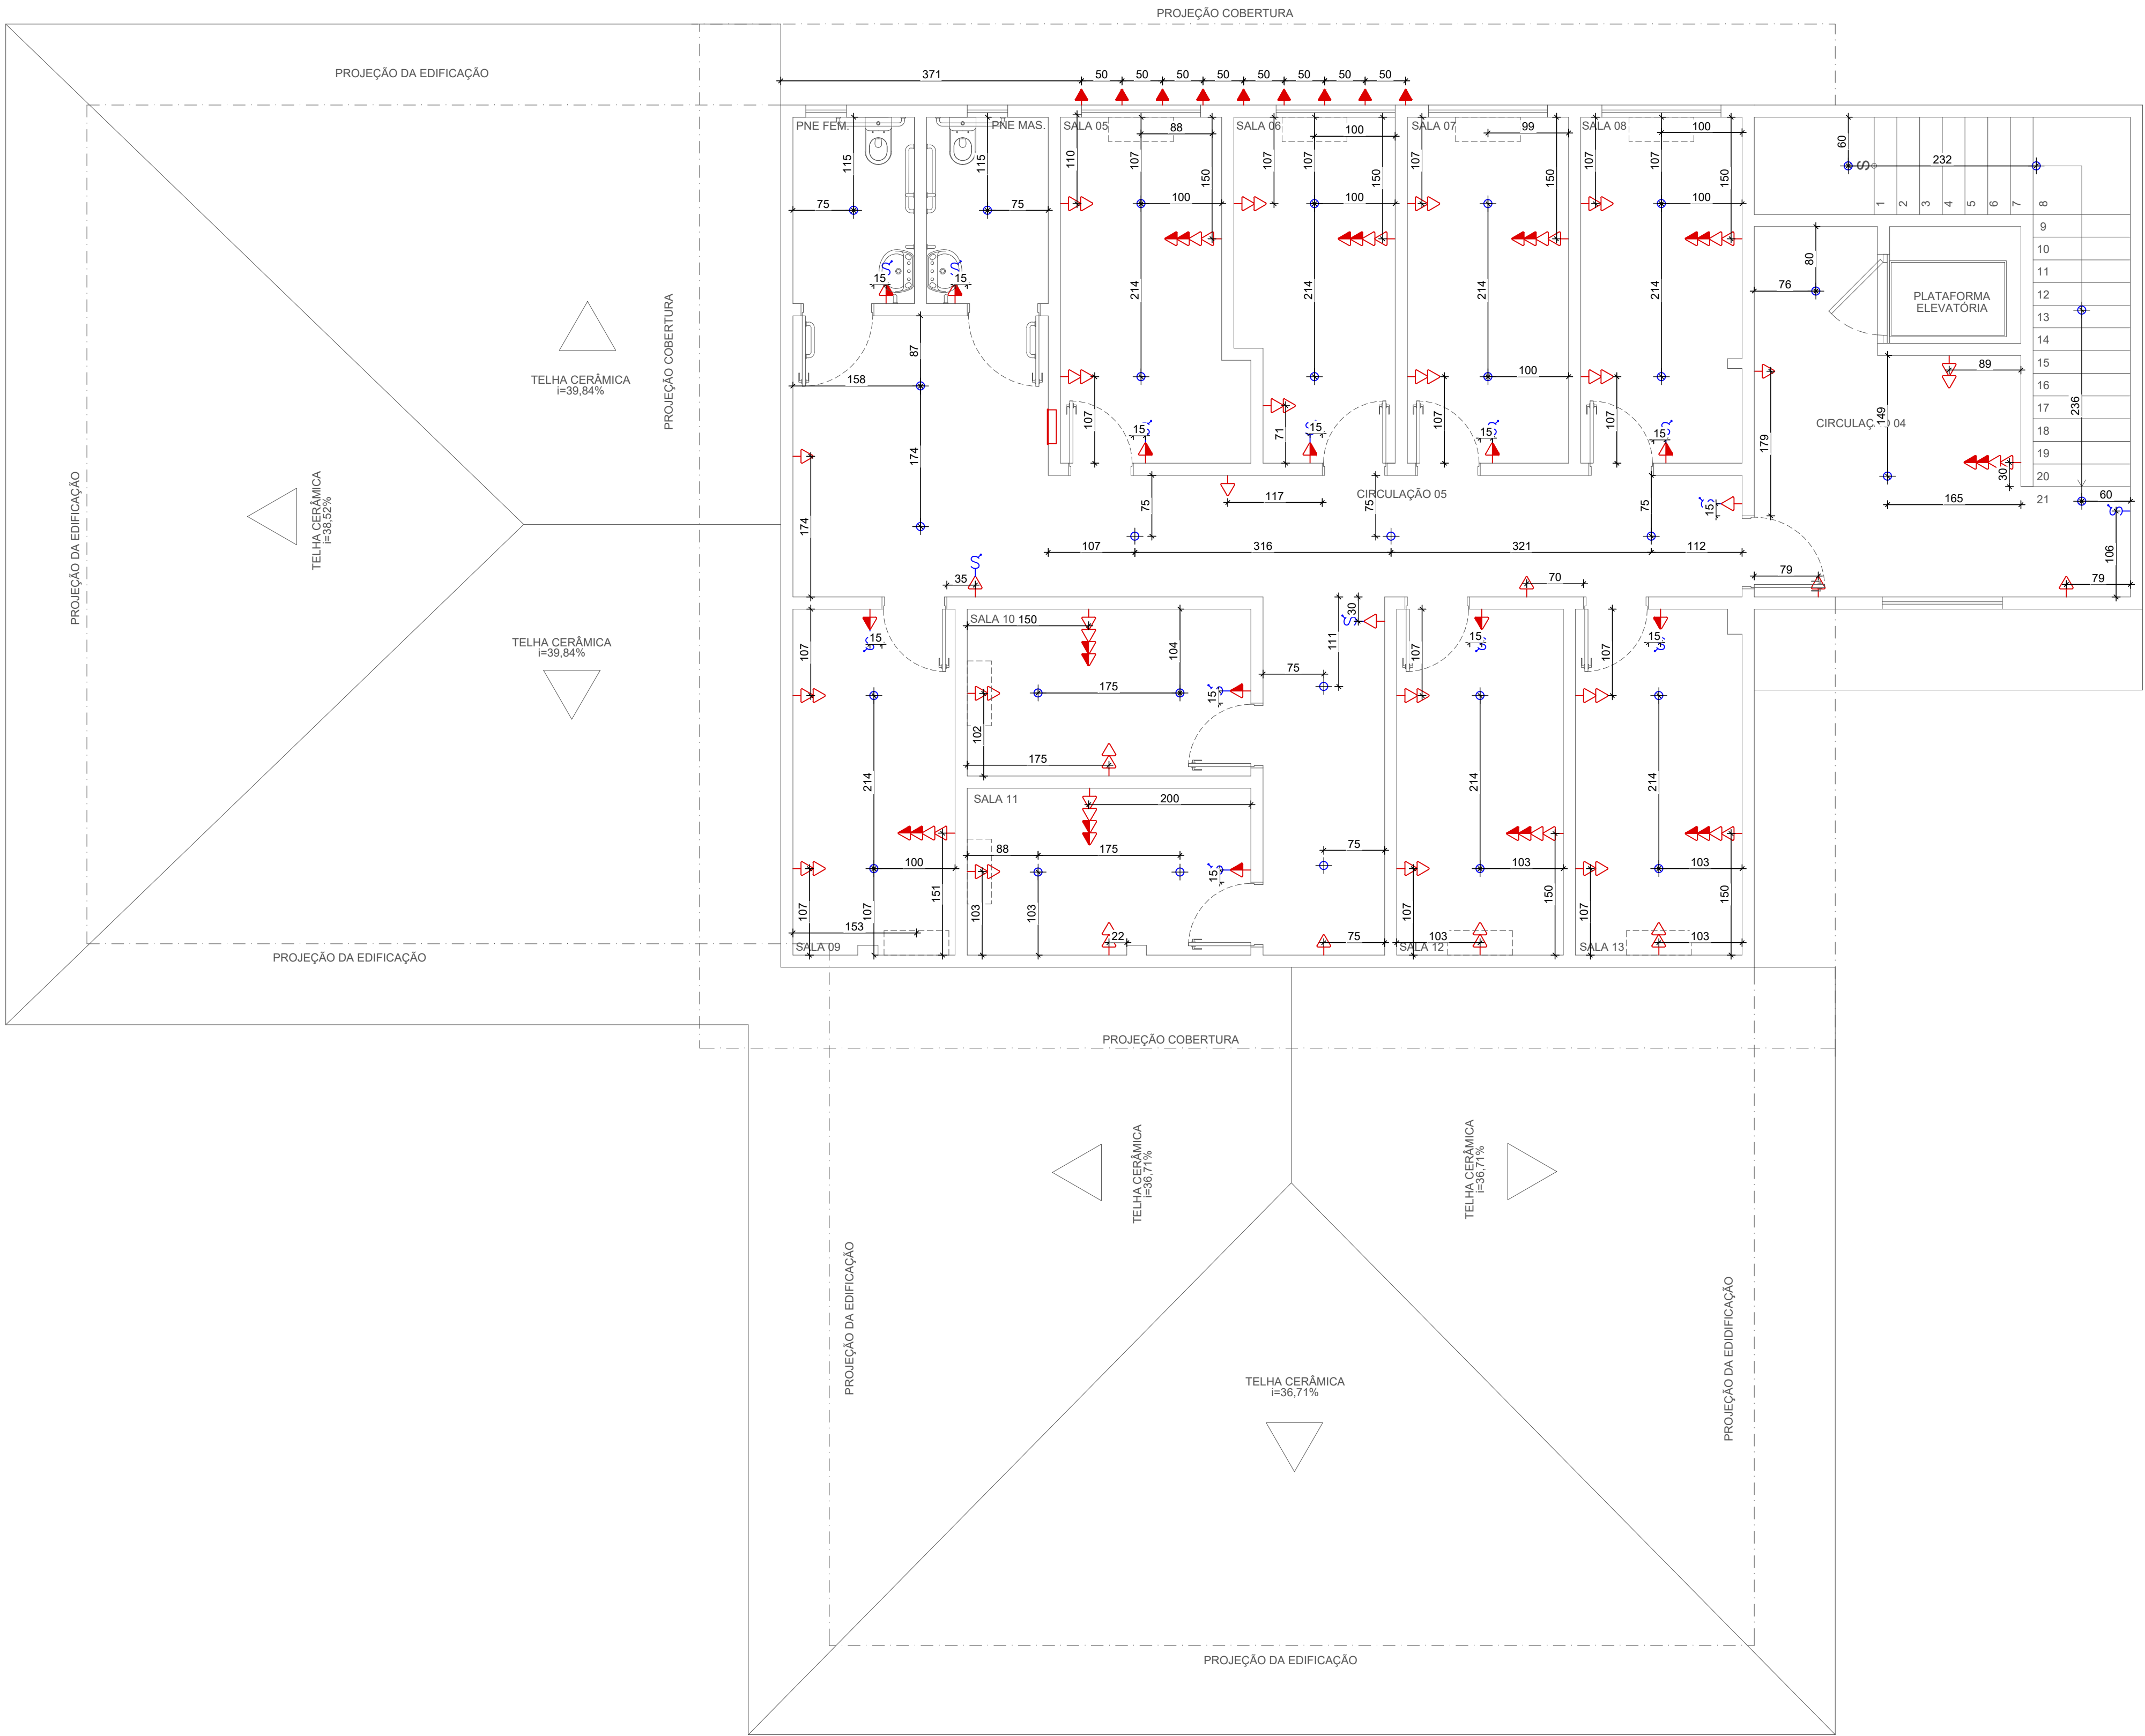

 **Planta Baixa - 1° Pavimento**
Esc. 1/50

LEGENDA		
	ENTRADA DE SERVIÇO	
	QUADRO MEDIÇÃO	
	QUADRO DE DISTRIBUIÇÃO H=1,50 M DO PISO	
	CAIXA DE PASSAGEM	
	CAIXA DE PASSAGEM EMBUTIDA NO PISO	
	TOMADA ALTA A 2,20M DO PISO	TOMADA NO PISO
	TOMADA MÉDIA A 1,10M DO PISO	TOMADA NO TETO
	TOMADA BAIXA A 0,30M DO PISO	
	MOTOR / PORTÃO	
	INTERRUPTOR SIMPLES - 1,10M DO PISO	
	PAINEL LED QUADRADO EMBUTIR 22X22 18W 6500K BRANCO FRIO	
	LUMINÁRIA EMBUTIR COMPL. CH. AÇO BRANCO, REFLETOR, ALETAS PARABÓLICAS ALUM., 2 LÂMPADAS LED 18W 500K C/ 1,20m	

	PROJETO DE PONTOS ELÉTRICOS		REVISÃO
	EDIFICAÇÃO COM FINS PÚBLICO		00
	ENDEREÇO AVENIDA ÂNGELO SUZANO, Nº 420, CENTRO, SOORETAMA/ES		
	CÂMARA MUNICIPAL DE SOORETAMA		
	AUTOR THAMARA BRAUM PEREIRA CREA: ES 043601/D		
PROPRIETÁRIO CÂMARA MUNICIPAL DE SOORETAMA			
RESPONSÁVEL TÉCNICO			FRANCHA
			02/02
Henrique Biancardi Thamara Braum (27) 99840-5107 (27) 99815-3833	ASSUNTO PLANTA BAIXA 1º PAVIMENTO	DATA JUNHO/2023 ESCALA 1/50	DESENHO JOÃO VITOR LIUTH ÁREA PROJETADA --