


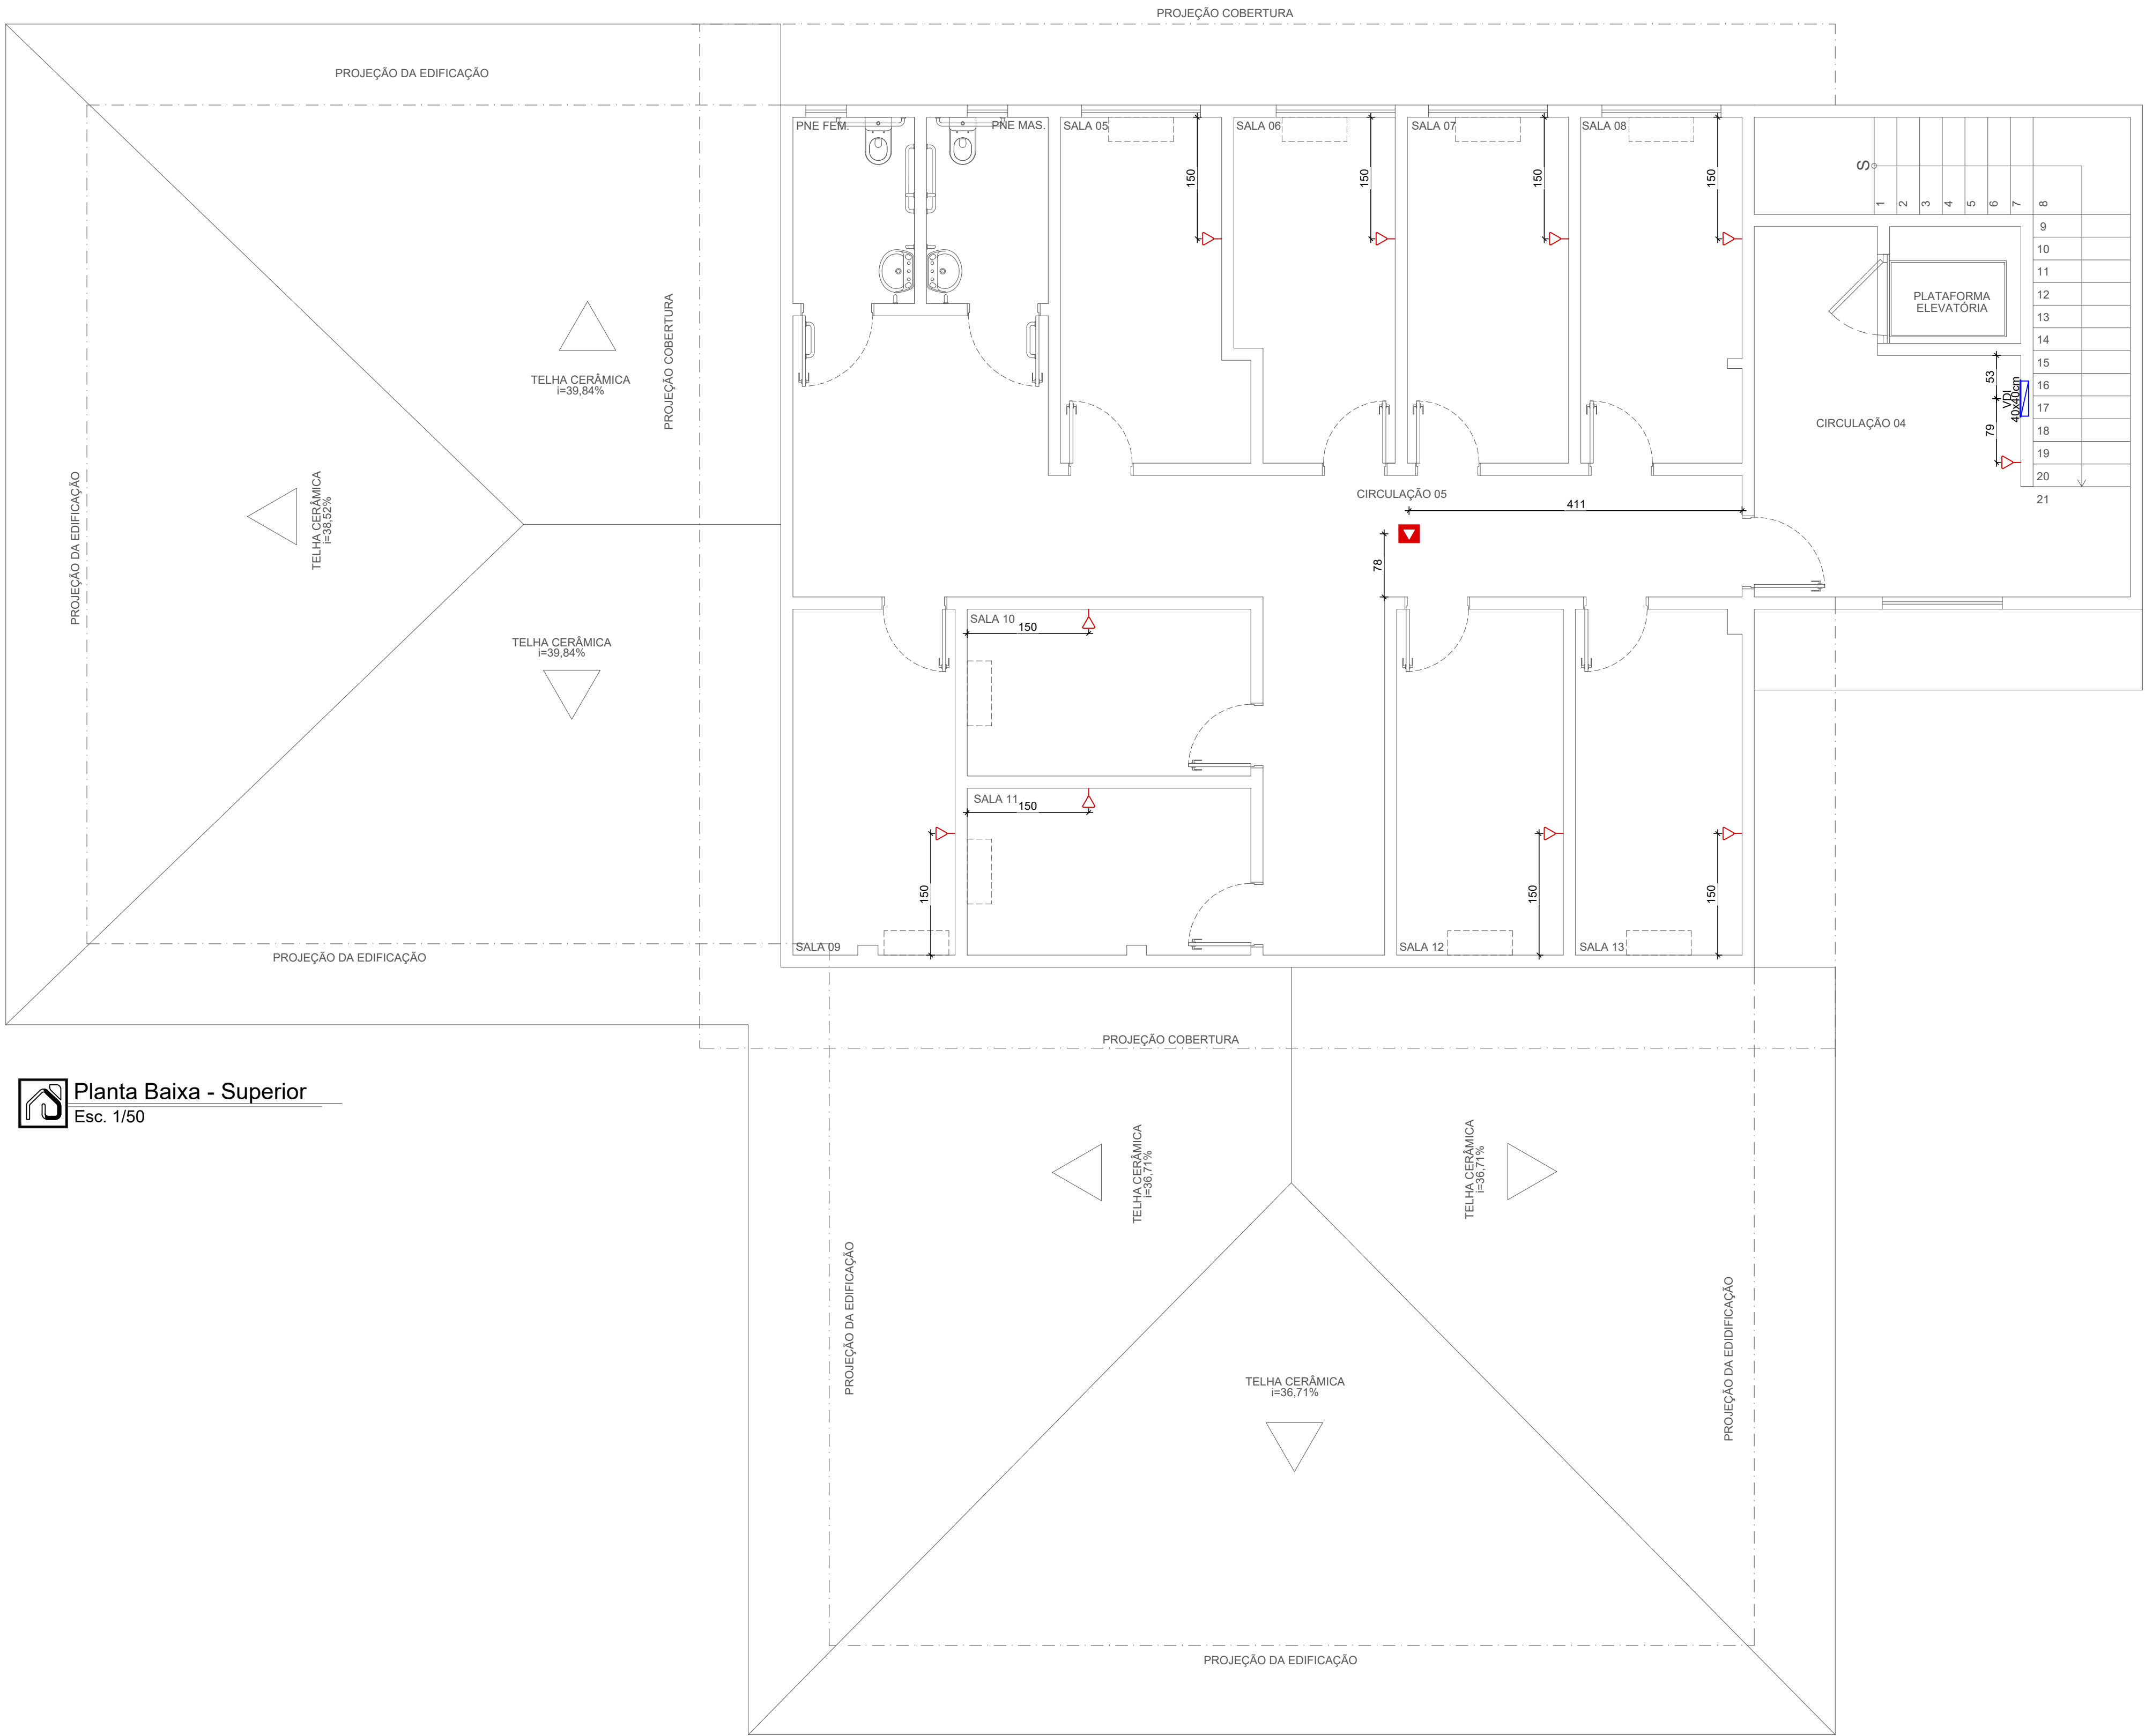

Planta Baixa - Superior
Esc. 1/50

LEGENDA	
	Caixa subterrânea para telefonia tipo R2, dimensões C=107, L=52, A=50 cm
	Ponto Internet – Cx. 4x4" de PVC com 1 RJ45 – 0,30m do piso Embutido
	Ponto Internet para roteador de teto
	MINI RACK 10u Suspenso
	Quadro VDI 40x40 cm

	PONTOS DE LÓGICA EDIFICAÇÃO COM FINS PÚBLICOS		REVISÃO 00
	ENDEREÇO AV. ÂNGELO SUZANO, Nº 420, CENTRO, SOORETAMA-ES		
	CÂMARA MUNICIPAL DE SOORETAMA		
	AUTOR THAMARA BRAUM PEREIRA CREA: ES 043601/D		
PROPRIETÁRIO CÂMARA MUNICIPAL DE SOORETAMA		RESPONSÁVEL TÉCNICO	
ASSUNTO PLANTA BAIXA SUPERIOR		DATA JULHO/2023	DESENHO HERNIQUE BIANCARDI
ESCALA 1/50		ÁREA PROJETADA --	
			FRANCHA 02/02