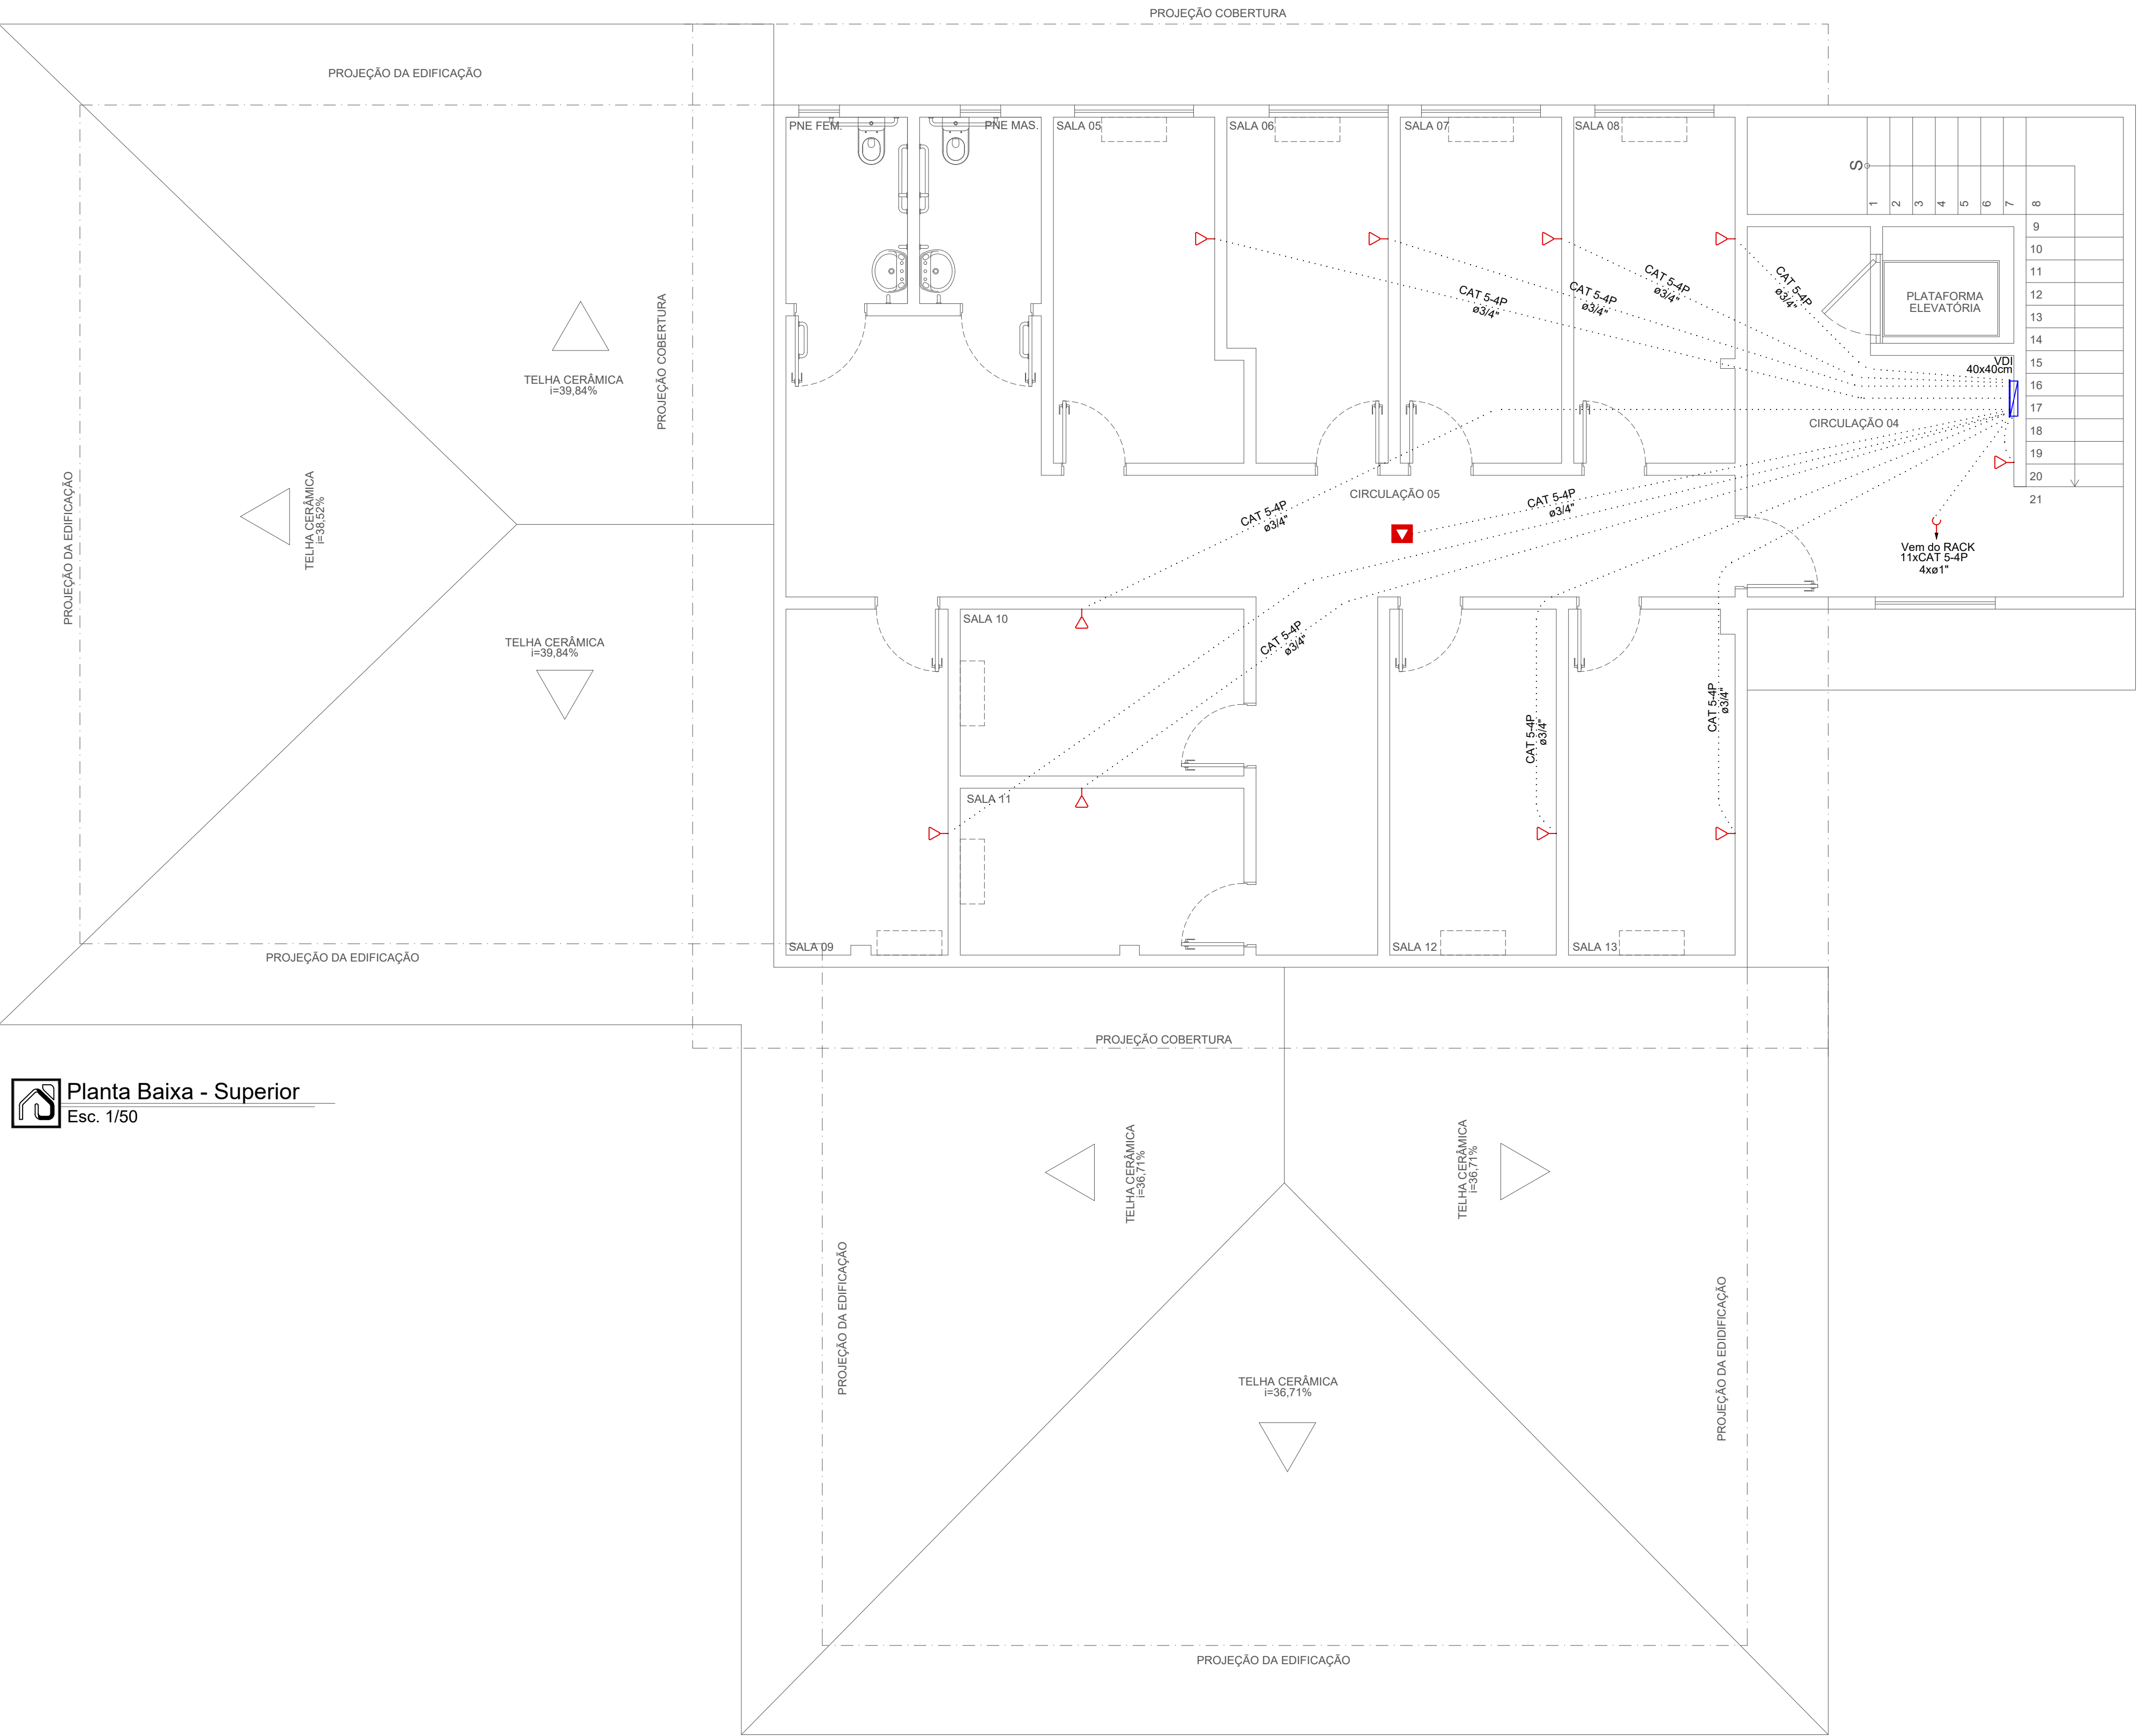




Planta Baixa - Superior
Esc. 1/50

TABELA DE TAXA DE OCUPAÇÃO DE CABOS UTP CAT5		
DIÂMETRO DO ELETRODUTO	QUANTIDADE DE CABOS UTP	
(POL.)	(mm)	(QUANT.)
Ø3/4"	(21)	04
Ø1"	(27)	06
Ø1.1/4"	(35)	10
Ø1.1/2"	(41)	15
Ø2"	(53)	20
Ø2.1/2"	(63)	30
Ø3"	(78)	40

LEGENDA DE CONDUTOS		
ELÉTRICA		
—————	TETO	↕ ELETRODUTO SOBE
- - - - -	PAREDE	↕ ELETRODUTO DESCE
.....	PISO	

- NOTAS
- 1

A TUBULAÇÃO SERÁ DE PVC RÍGIDO E ROSCÁVEL E QUANDO NÃO COTADA EM PLANTA SERÁ DE Ø3/4".
- 2

OS LANCES DE TUBULAÇÃO RESERVA DEVERÃO CONTER EM SEU INTERIOR GUIAS DE ARAME GALVANIZADO Nº14BWG.
- 3

A TUBULAÇÃO DE ENTRADA DEVERÁ SER ENVELOPADA, CONFORME DETALHE.
- 4

A TUBULAÇÃO DE ENTRADA DEVERÁ SER INSTALADA COM INCLINAÇÃO DE 2% NO SENTIDO DG PARA A CAIXA R2.
- 5

A REDE DE LÓGICA SERÁ CONSTITUÍDA POR CABOS UTP, CATEGORIA 5.
- 6

NÃO SERÃO ADMITIDAS EMENDAS, EM HIPÓTESE ALGUMA, NOS CABOS DE LÓGICA.
- 7

O PONTO DE LÓGICA DEVERÁ SER EQUIPADO COM UMA OU DUAS TOMADAS DE 8 PINOS, PADRÃO RJ-45, CATEGORIA 5.
- 8

OS CABOS DE LÓGICA SERÃO IDENTIFICADOS ATRAVÉS DE ETIQUETAS INDELÉVEIS EM AMBAS AS EXTREMIDADES.
- 9

 
 
OS RACKS SERÃO EQUIPADOS COM 1 RÉGUA DE CINCO TOMADAS 2P+T, PADRÃO 19", SENDO ALIMENTADA POR CIRCUITO EXCLUSIVO.
- 10

OS PATCH CORDS (1,5m) SERÃO DO TIPO EXTRA-FLEXÍVEIS, CAT. 5
- 11

A CERTIFICAÇÃO SERÁ EXECUTADA COM CONDIÇÕES NORMAIS DE OPERAÇÃO.
- 12

O CABEAMENTO PARA INFORMÁTICA PREVISTO EM PROJETO, DEVERÁ SER CUIDADOSAMENTE POSTO NOS ELETRODUTOS PARA NÃO SER DANIFICADO.
- 13

USAR CAIXA 4X2 EM TODOS OS PONTOS

LEGENDA	
	Caixa subterrânea para telefonia tipo R2, dimensões C=107, L=52, A=50 cm
	Ponto Internet – Cx. 4x4" de PVC com 1 RJ45 – 0,30m do piso Embutido
	Ponto Internet para roteador de teto
	MINI RACK 12u Suspensão
	Quadro VDI 40x40 cm

NOTA:
AS ELETROCALHAS E ELETRODUTOS DEMONSTRADOS NESTE PROJETO SÃO COMPARTILHADAS COM O SISTEMA DE TELEFONE.



PROJETO LÓGICA
EDIFICAÇÃO COM FINS PÚBLICOS

ENDERECO
AV. ÂNGELO SUZANO, Nº 420, CENTRO, SOORETAMA-ES

AUTOR
THAMARA BRAUM PEREIRA
CREA: ES 043601/D

PROPRIETARIO
CÂMARA MUNICIPAL DE SOORETAMA

RESPONSÁVEL TÉCNICO

REVISÃO
00

FRANCHA
02/03

ASSUNTO
PLANTA BAIXA SUPERIOR;

DATA
JULHO/2023
ESCALA
1/50

DESENHO
HERNIQUE BIANCARDI
ÁREA PROJETADA
--