


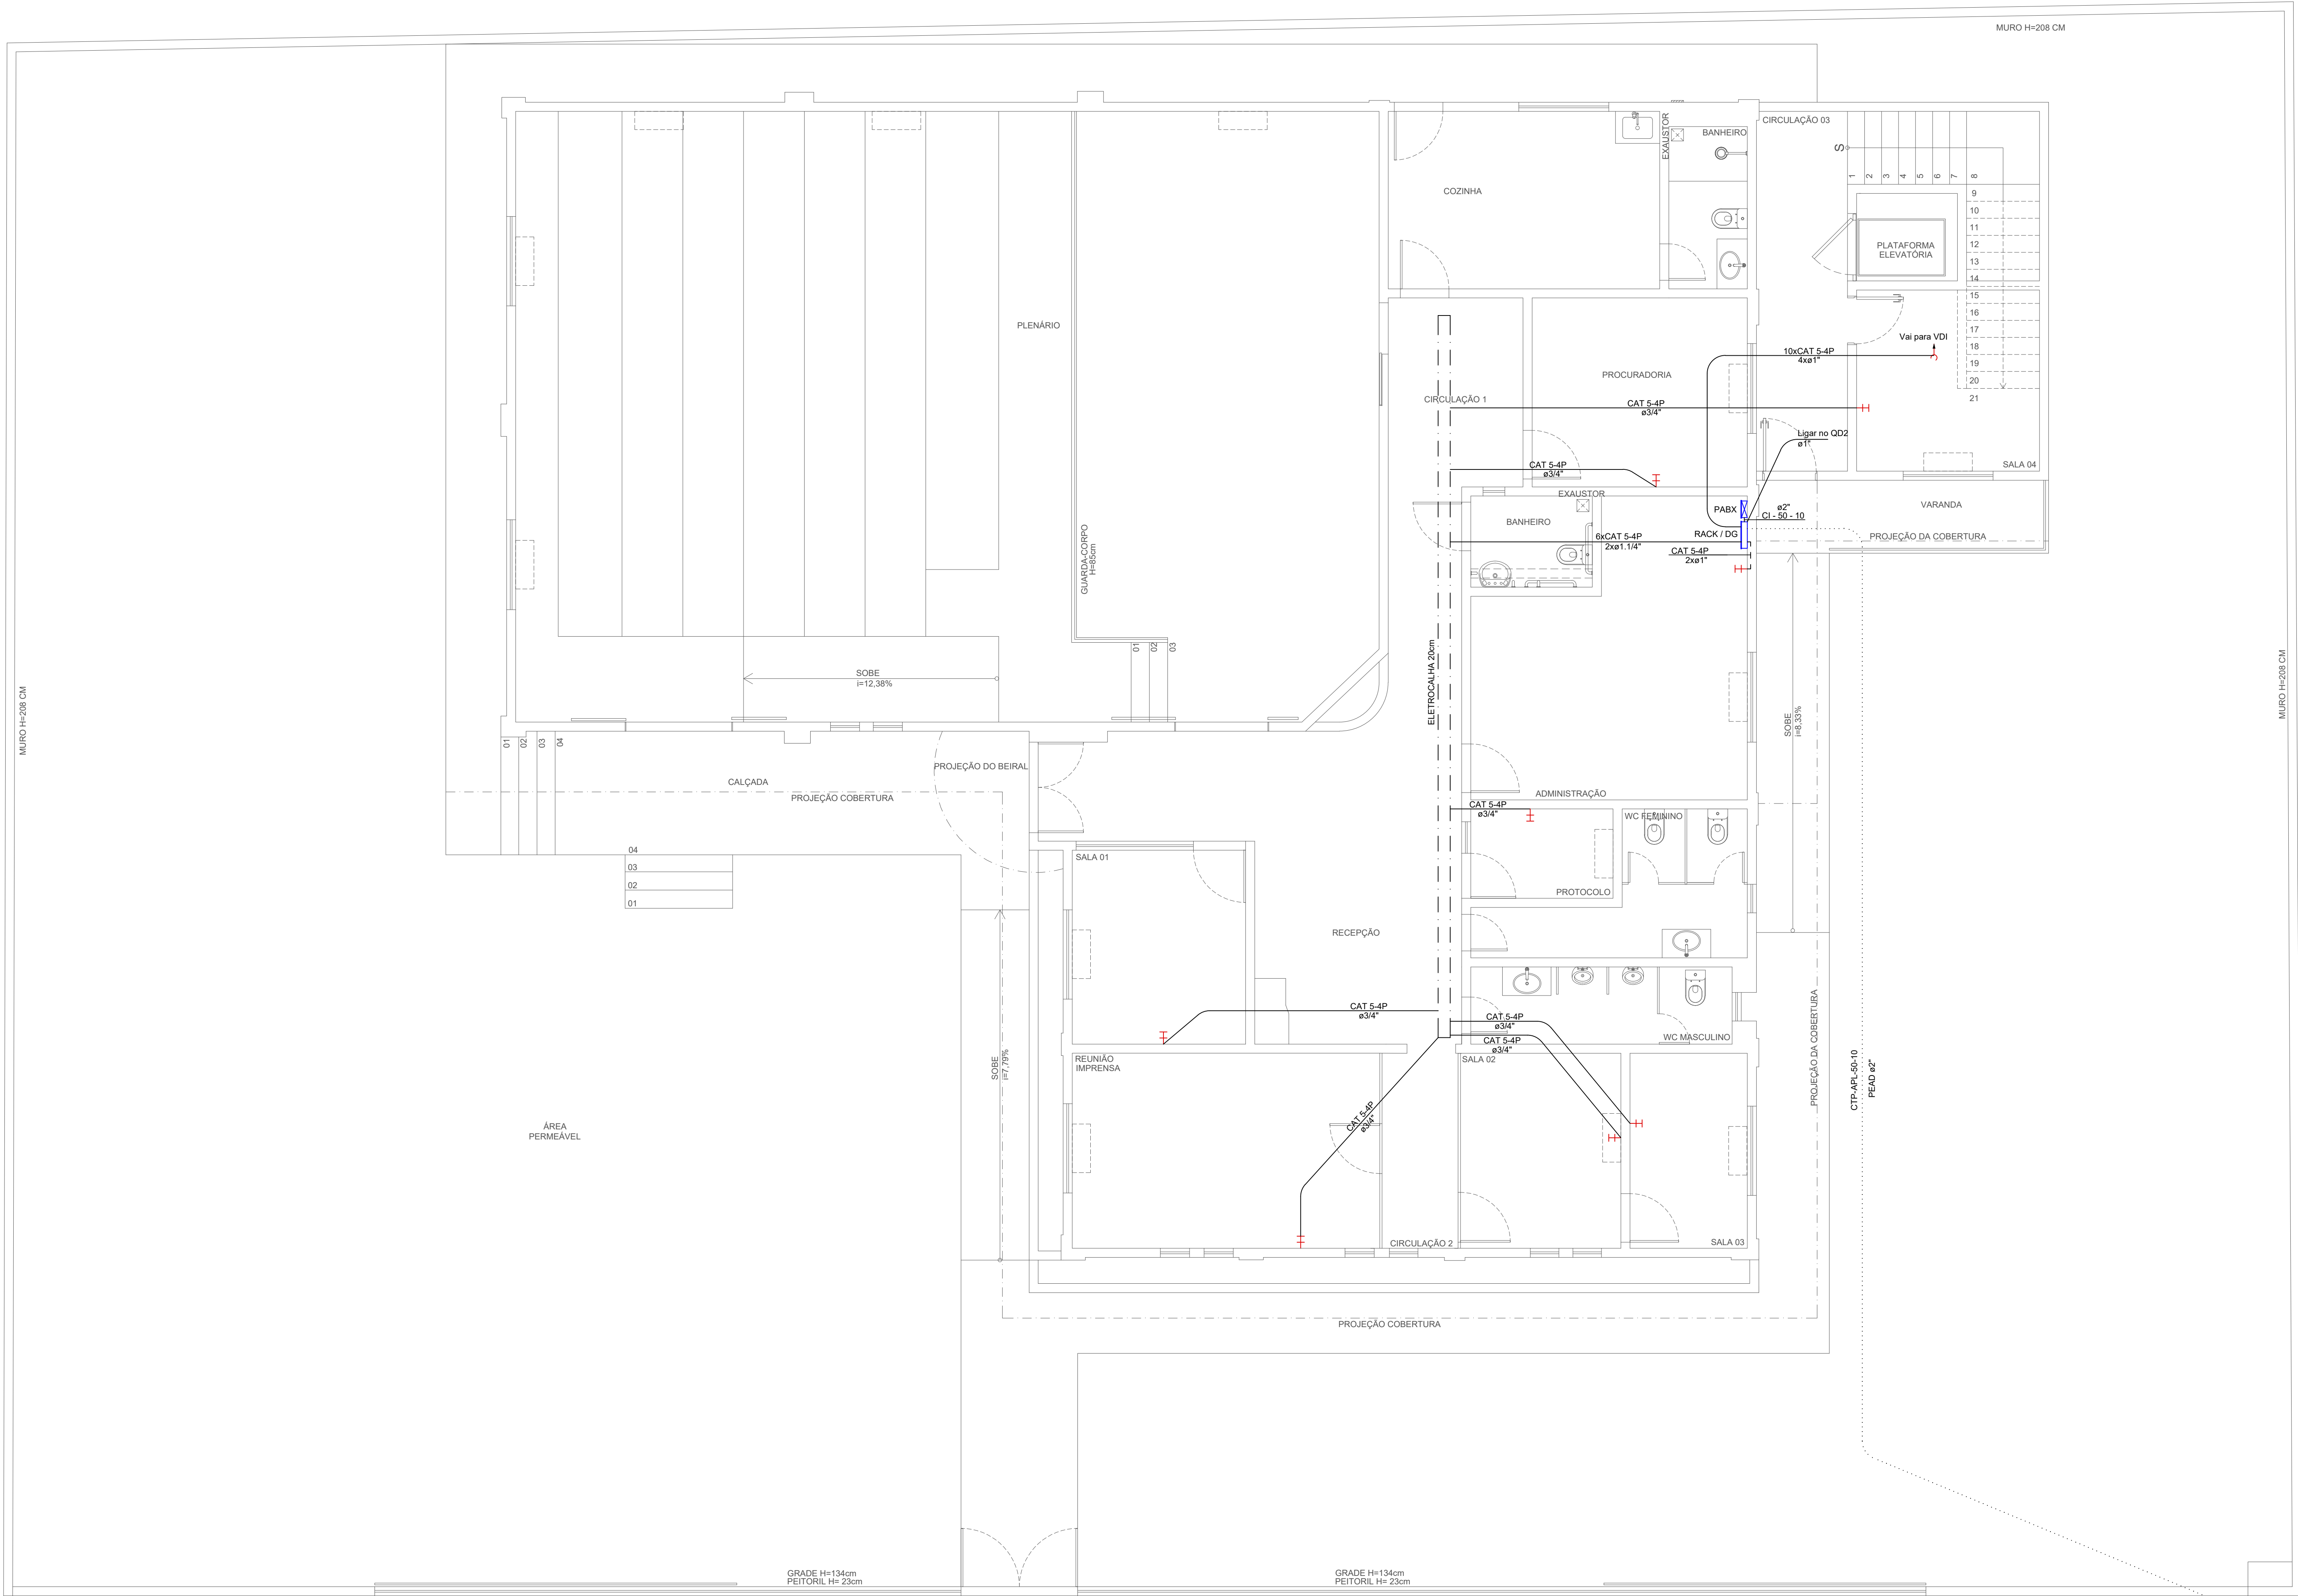

DEPENDENDO DO LOCAL,
A ENTRADA DE
TELEFONIA PODERÁ SER
AÉREA

 **R2**

TABELA DE TAXA DE OCUPAÇÃO DE CABOS UTP CAT5		
DIÂMETRO DO ELETRODUTO	QUANTIDADE DE CABOS UTP	
(POL.)	(mm)	(QUANT.)
Ø3/4"	(21)	04
Ø1"	(27)	06
Ø1.1/4"	(35)	10
Ø1.1/2"	(41)	15
Ø2"	(53)	20
Ø2.1/2"	(63)	30
Ø3"	(78)	40

LEGENDA DE CONDUTOS		
ELÉTRICA		
—————	TETO	↑ ELETRODUTO SOBE
- - - - -	PAREDE	↕ ELETRODUTO DESCE
.....	PISO	

- NOTAS
- 1

A TUBULAÇÃO SERÁ DE PVC RÍGIDO E ROSCÁVEL E QUANDO NÃO COTADA EM PLANTA SERÁ DE Ø3/4".
- 2

OS LANCES DE TUBULAÇÃO RESERVA DEVERÃO CONTER EM SEU INTERIOR GUIAS DE ARAME GALVANIZADO Nº14BWG.
- 3

A TUBULAÇÃO DE ENTRADA DEVERÁ SER ENVELOPADA, CONFORME DETALHE.
- 4

A TUBULAÇÃO DE ENTRADA DEVERÁ SER INSTALADA COM INCLINAÇÃO DE 2% NO SENTIDO DG PARA A CAIXA R2.
- 5

OS CABOS DE TELEFONE SERÃO IDENTIFICADOS ATRAVÉS DE ETIQUETAS INDELEVEIS EM AMBAS AS EXTREMIDADES.
- 6

O RACK SERÁ EQUIPADO COM 1 REGUA DE CINCO TOMADAS 2P+T, PADRÃO 19", SENDO ALIMENTADA POR CIRCUITO EXCLUSIVO.
- 7

O CABEAMENTO PREVISTO EM PROJETO, DEVERÁ SER CUIDADOSAMENTE POSTO NOS ELETRODUTOS PARA NÃO SER DANIFICADO.
- 8

USAR CAIXA 4X2 EM TODOS OS PONTOS

LEGENDA	
 Caixa subterrânea para telefonia tipo R2, dimensões C=107, L=52, A=56 cm	
± Ponto Telefone - Cx. 4x4" de PVC - 0,30m do piso Embutido	
 PABX	 Quadro VDI 40x40 cm
 MINI RACK 10u Suspensão / DG telefone	

NOTA:
AS ELETROCALHAS E ELETRODUTOS DEMONSTRADOS NESTE PROJETO SÃO COMPARTILHADAS COM O SISTEMA DE LÓGICA.



CÂMARA MUNICIPAL DE SOORETAMA

PROJETO TELEFONE

EDIFICAÇÃO COM FINS PÚBLICOS

ENDEREÇO
AV. ÂNGELO SUZANO, Nº 420, CENTRO, SOORETAMA-ES

AUTOR
THAMARA BRAUM PEREIRA
CREA: ES 043601/D

PROPRIETÁRIO
CÂMARA MUNICIPAL DE SOORETAMA

RESPONSÁVEL TÉCNICO

PRANCHA

REVISÃO
00

ASSUNTO
PLANTA BAIXA TÉRREO;

DATA
JULHO/2023
ESCALA
1/50

DESENHO
HERNIQUE BIANCARDI
ÁREA PROJETADA
--

01/03